



1 PLANTA BAIXA - PRIMEIRO PAVIMENTO
Escala: 1/50

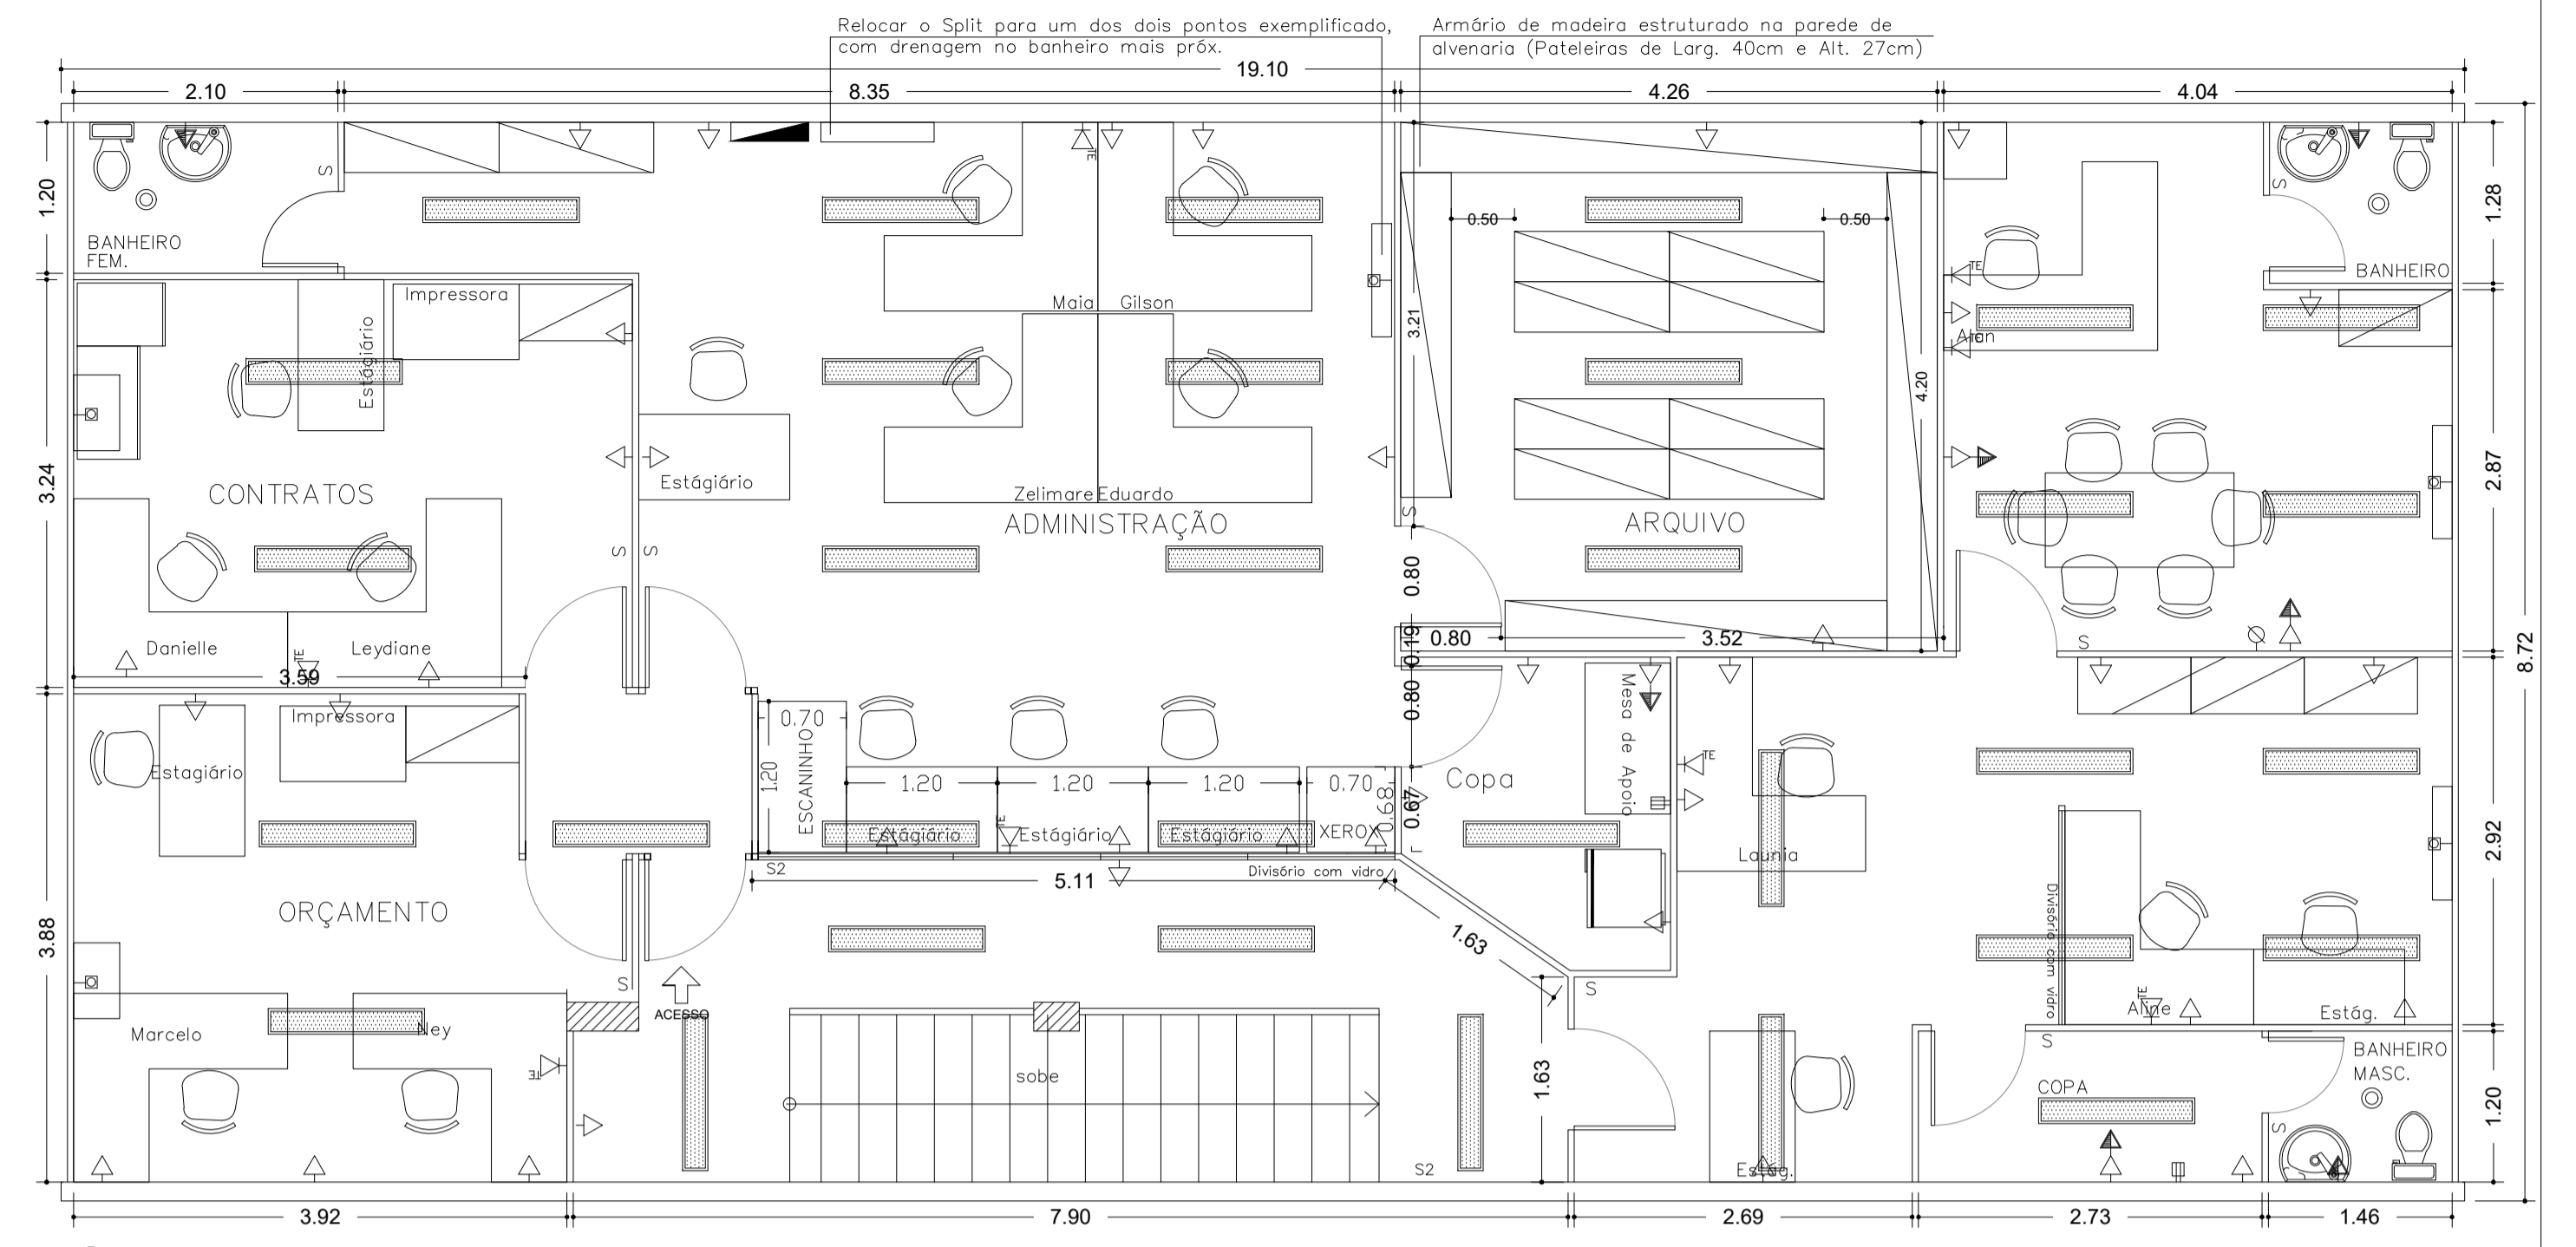

2 PLANTA BAIXA - SEGUNDO PAVIMENTO
Escala: 1/50

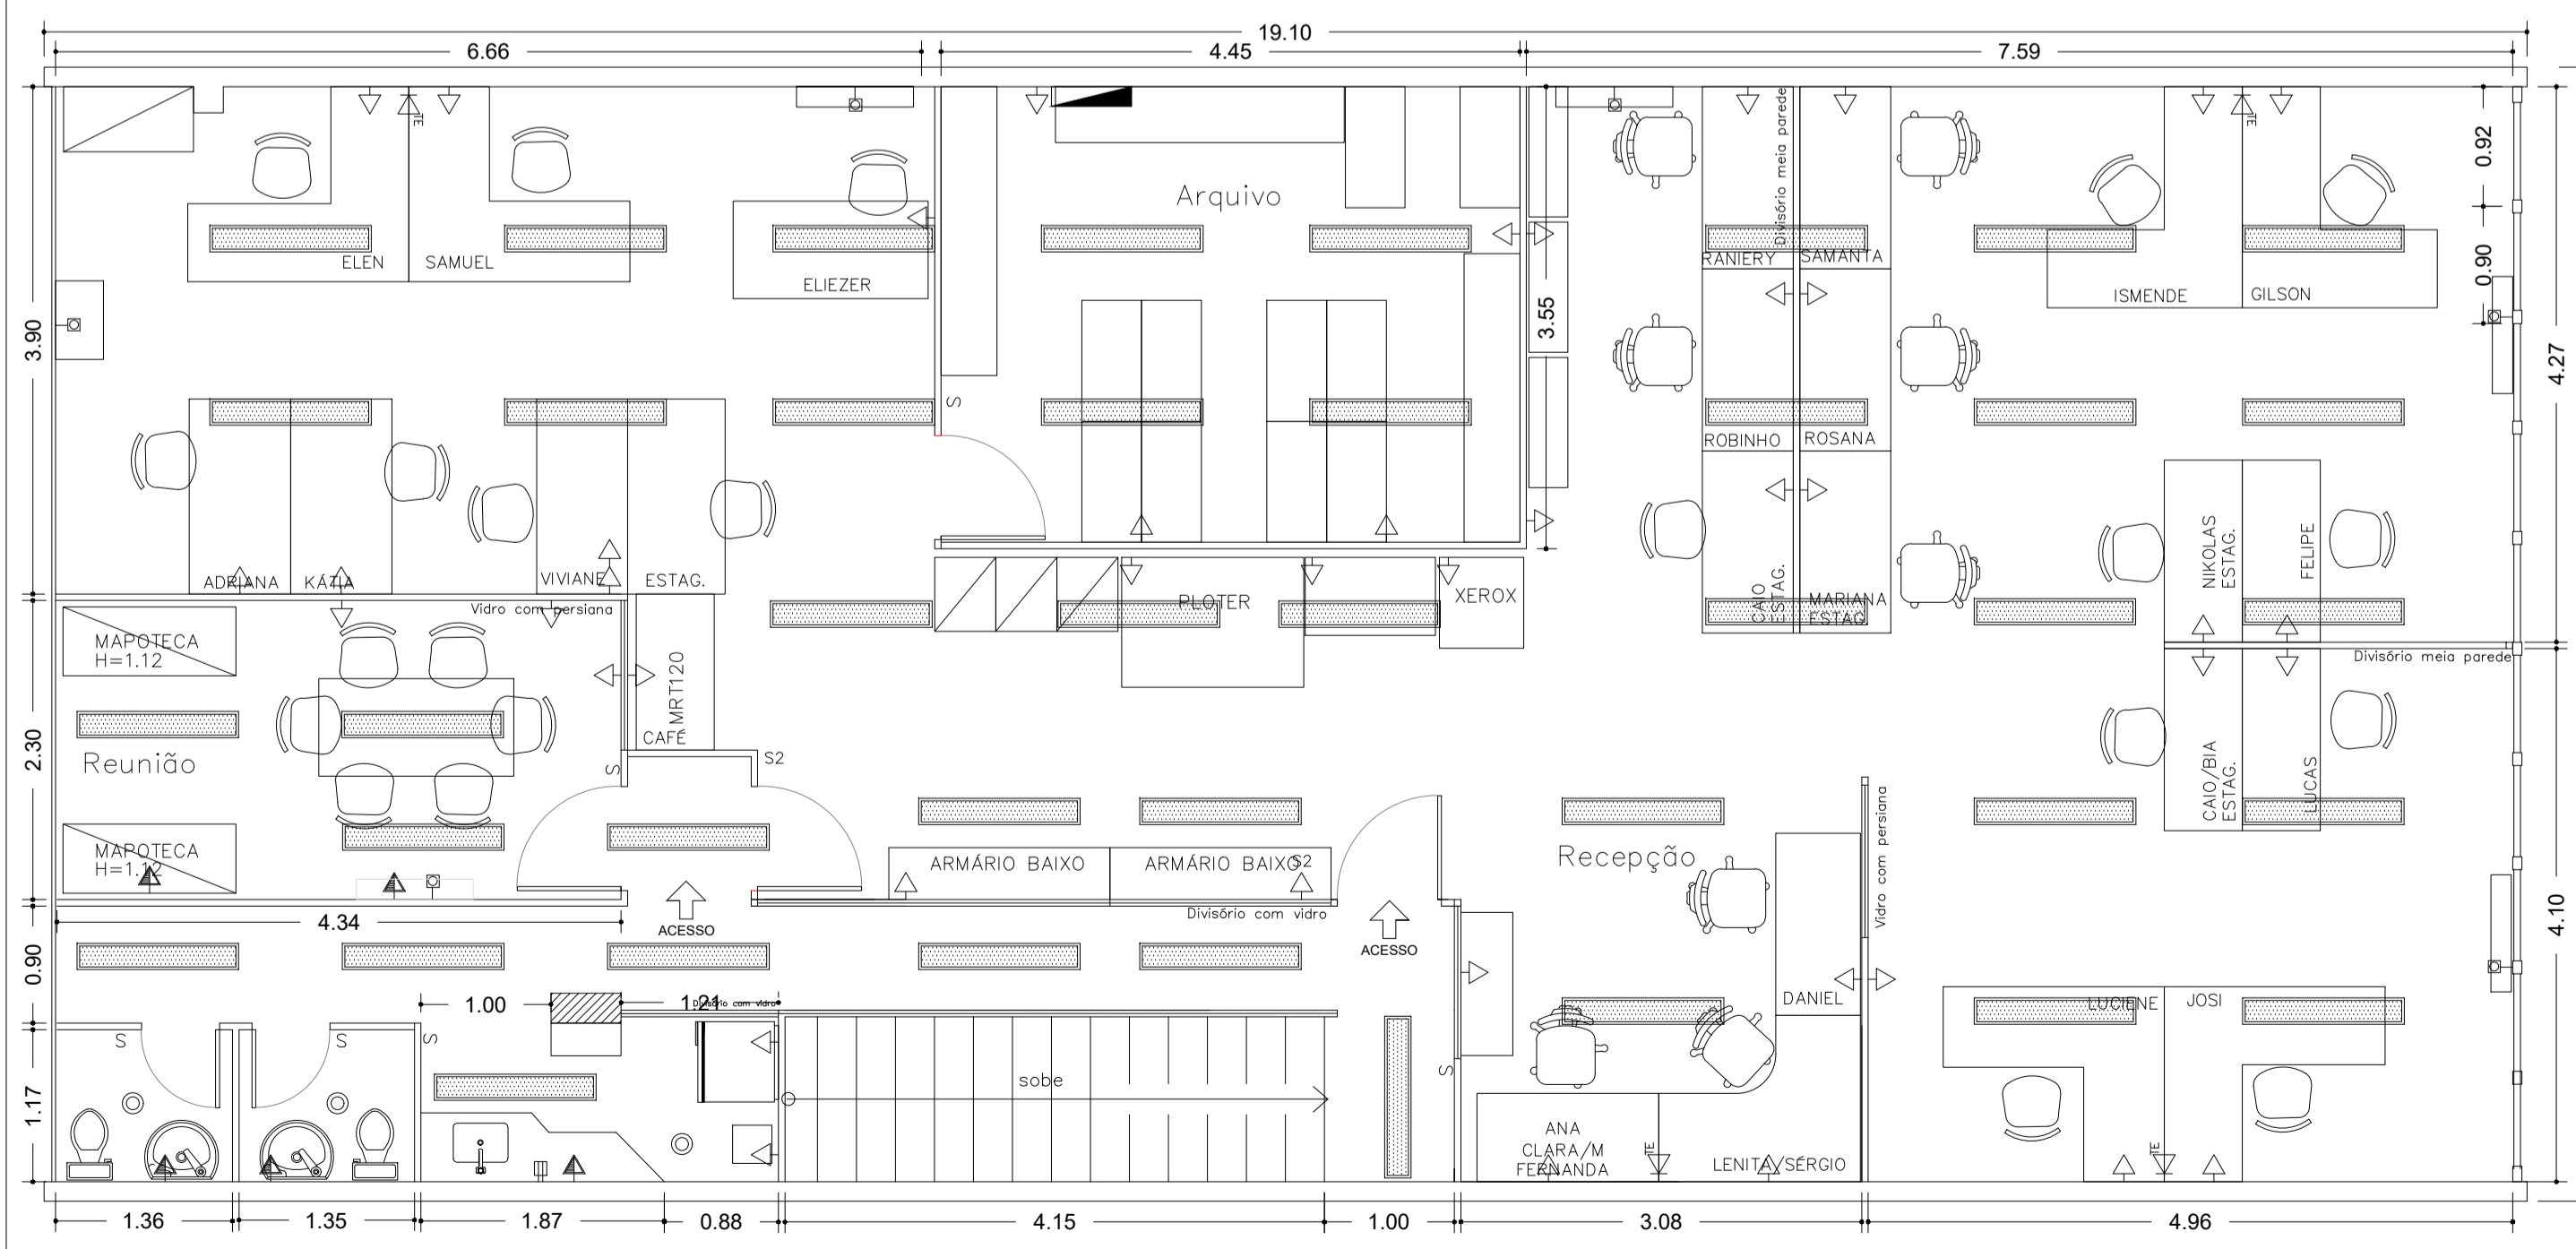

3 PLANTA BAIXA - TERCEIRO PAVIMENTO
Escala: 1/50

- LEGENDA
- S interruptor simples - h=1,20m
 - S2 int. de mais de um secao - h=1,20m
 - S3W interruptor three way - h=1,20m
 - S4W interruptor four way - h=1,20m
 - ilum. led no ferro ou sanca
 - tomada baixa - h=0,30m
 - tomada media - h=1,20m
 - tomada media - h=2,10m
 - ponto de telefone - h=0,30m
 - ponto de TV a cabo - h=1,20m
 - ponto p/ micro-ondas - h= 1,20m
 - ponto ar refrigerado - h= 2,20m
 - ponto de luz no teto
 - ponto de luz Plafon Led 25w Quadrado Sobrepor 6500k
 - Ponto de Luz Led Sobrepor Retangular 36w 120cm
 - quadro de luz (Existente)
 - Ar Condicionado Gaveta/Janela (Existente)
 - Ar Condicionado Split (Existente)

PROJETO DE ARQUITETURA	FOLHA 01	
PROJETO DE LAYOUT DE MOBILIÁRIO DO PRÉDIO DE INFRAESTRUTURA E OBRAS		
ENDEREÇO: RUA DO COMÉRCIO, 71/75 CENTRO DE ANGRA PROPRIETÁRIO: PREFEITURA MUNICIPAL DE ANGRA DOS REIS		
QUADRO DE ÁREAS: ÁREA DO TERRENO: 166,55m ² 1 Pavimento: 146,57m ² 2 Pavimento: 166,55m ² 3 Pavimento: 166,55m ² ÁREA TOTAL EDIFICADA: 479,67m ² TAXA DE OCUPAÇÃO: 100%	LOCALIZAÇÃO: 	
PROPRIETÁRIO: PREFEITURA MUNICIPAL DE ANGRA DOS REIS AUTOR DO PROJETO: SAMANTA GAVINA DE ALMEIDA - CAU/BR A59960-3 RESPONSÁVEL TÉCNICO:		
P.M.A.R. *Obs.: Conferir medidas no local		
TÍTULO DO DESENHO: IMPLANTAÇÃO E PLANTA BAIXA		
DATA: NOV/2022	ESCALA: INDICADA	DESENHO: ARQ SAMANTA GAVINA