

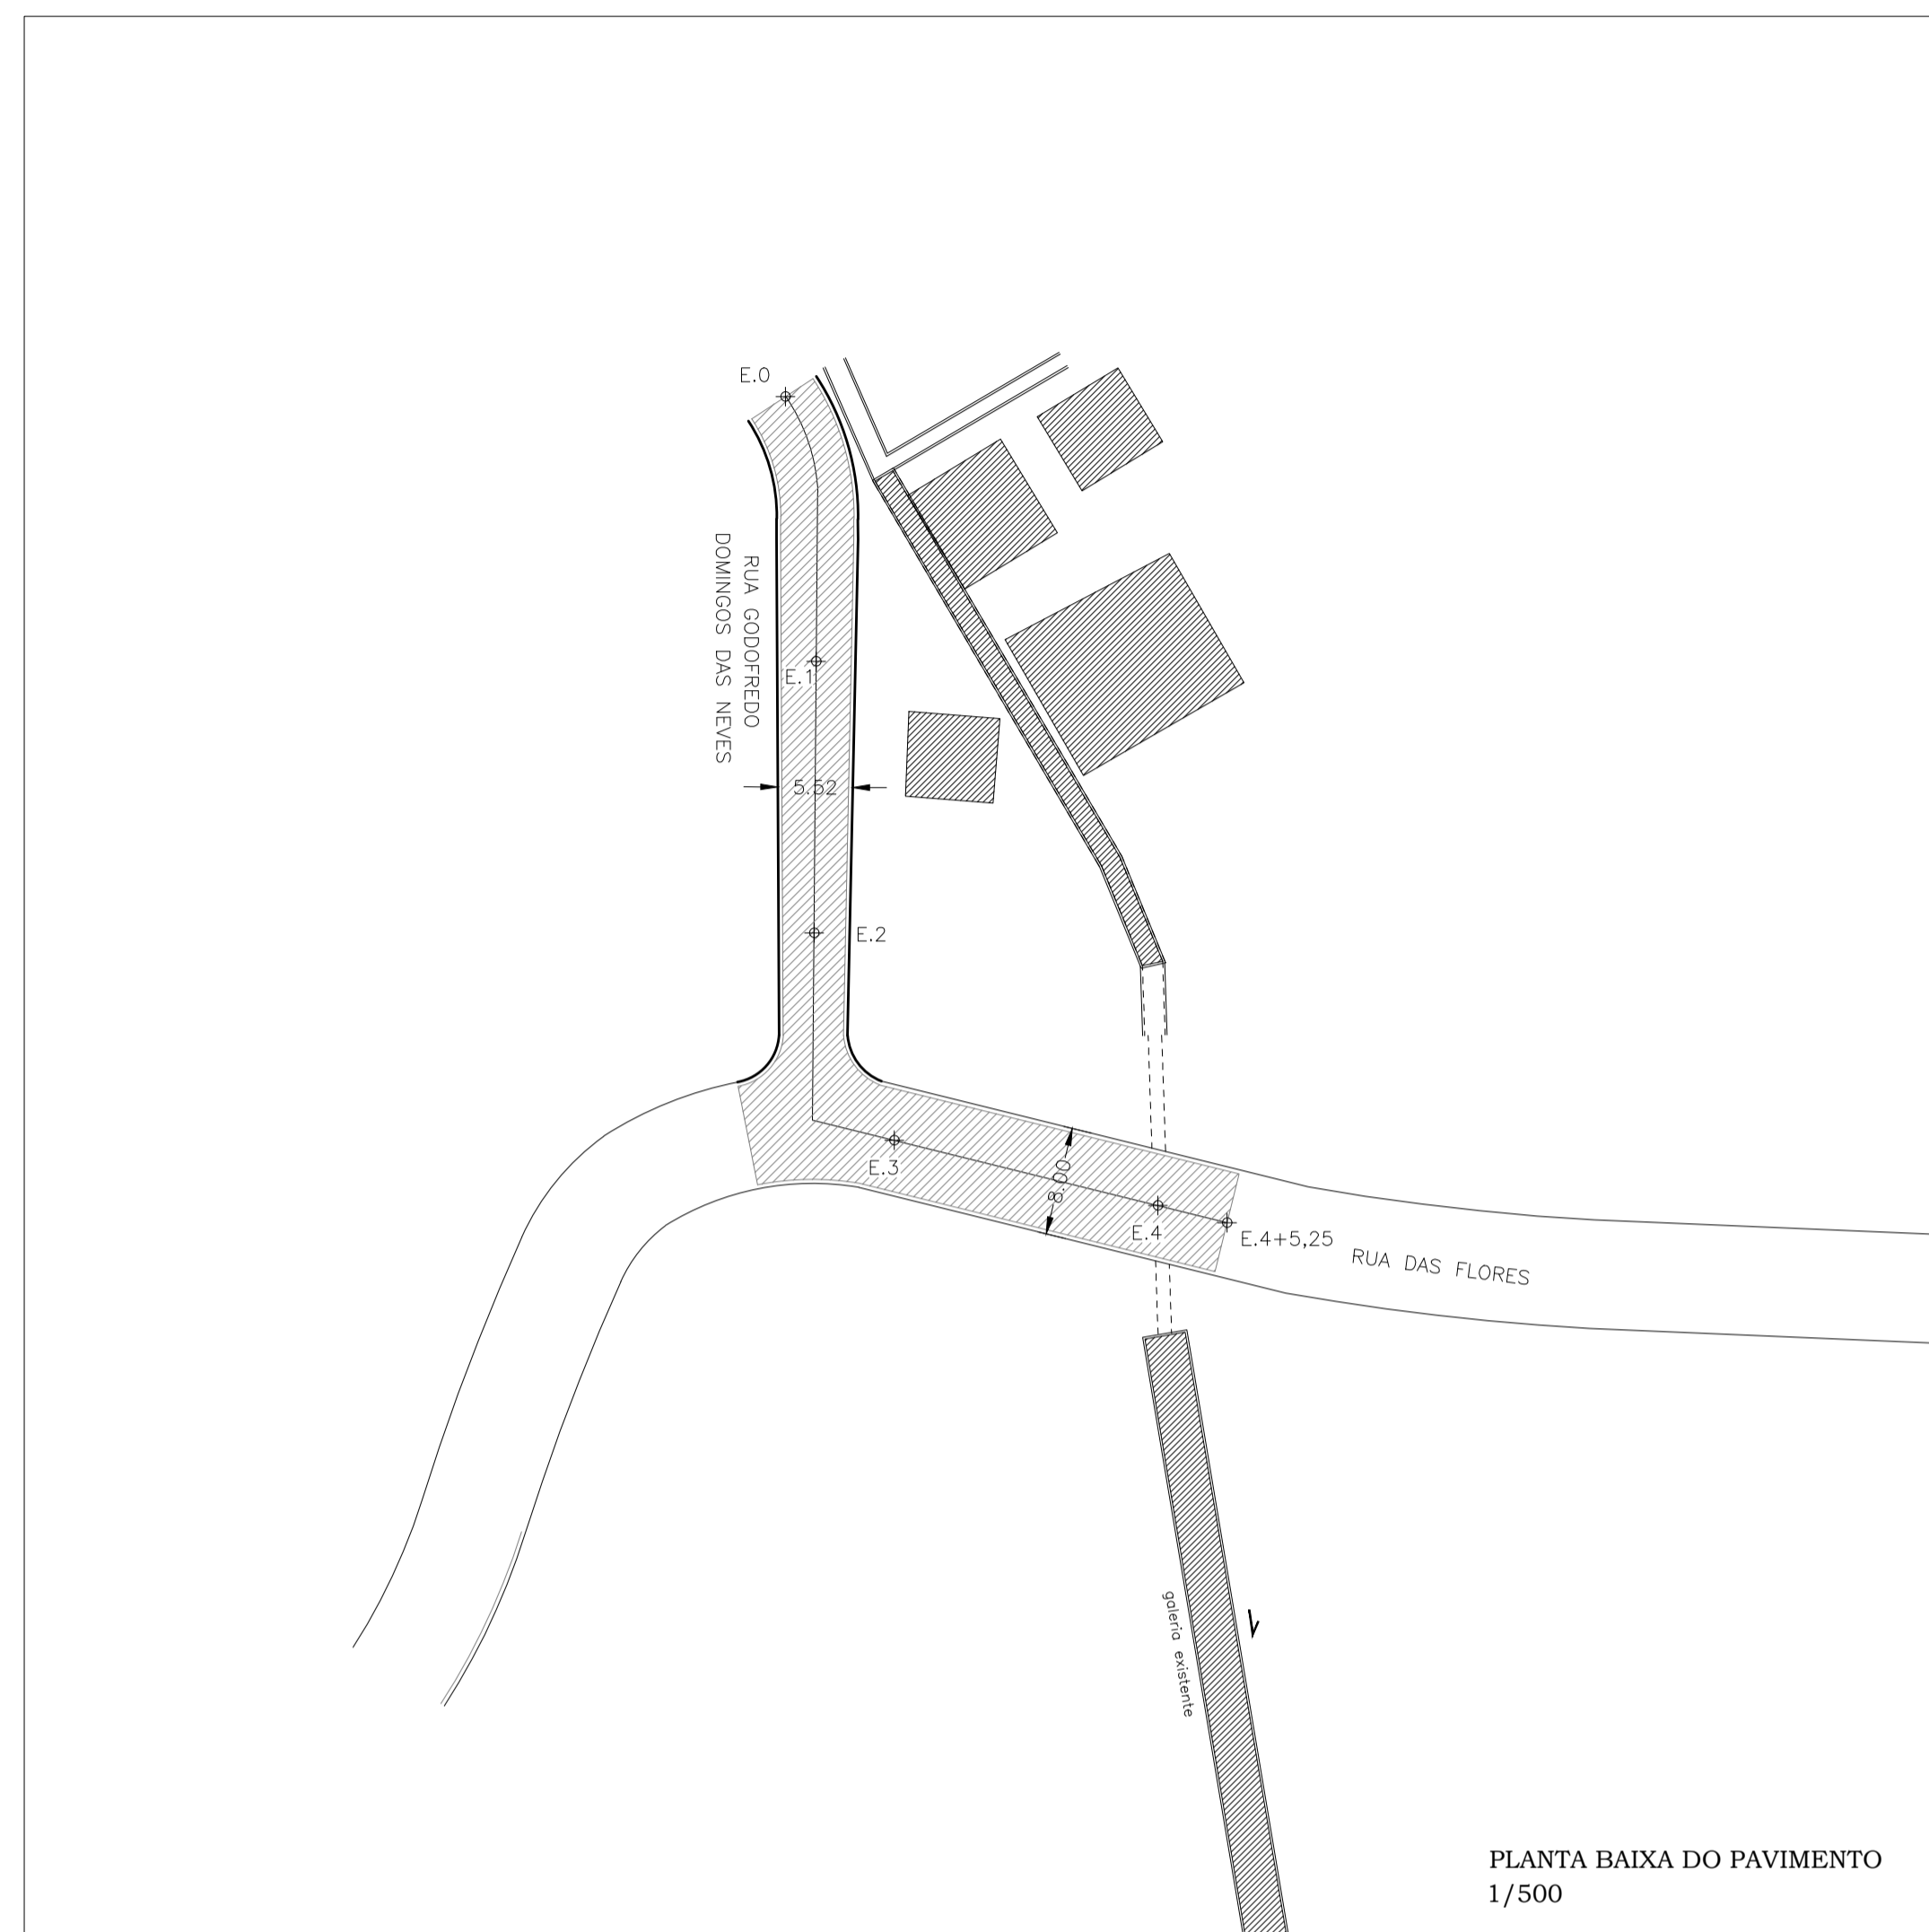
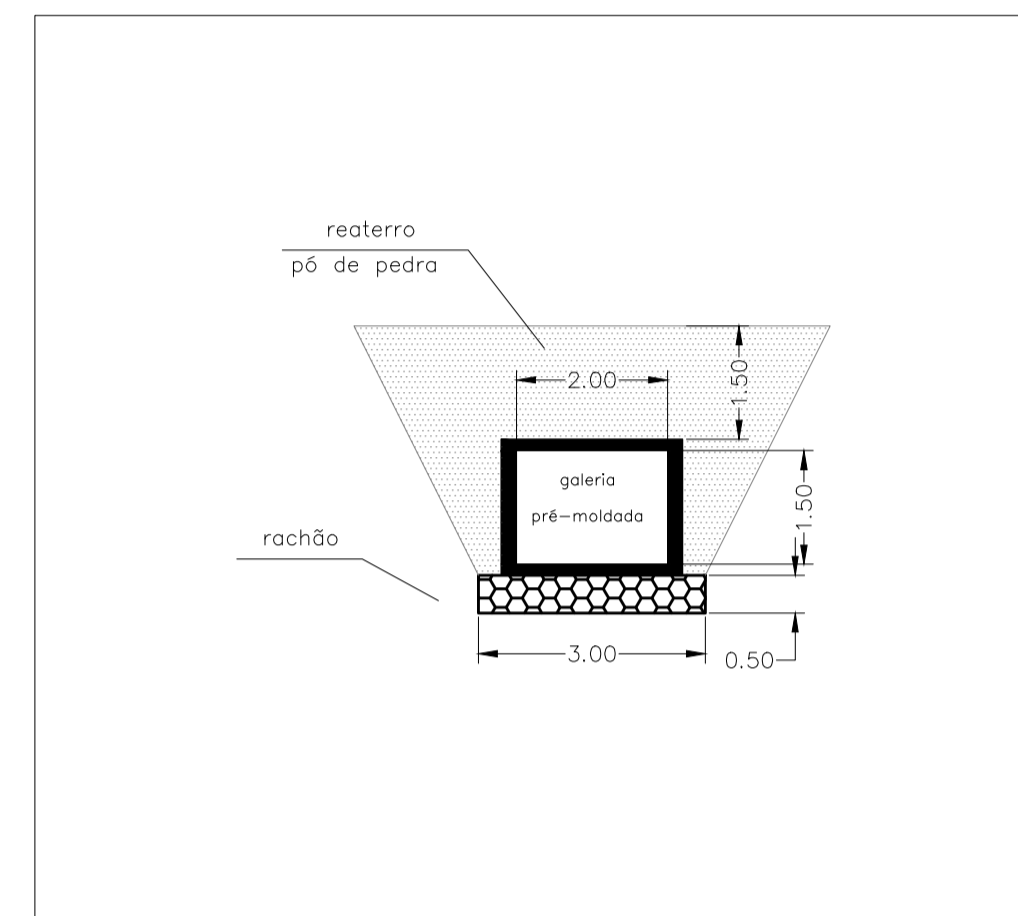


PLANTA BAIXA DA DRENAGEM
1/500

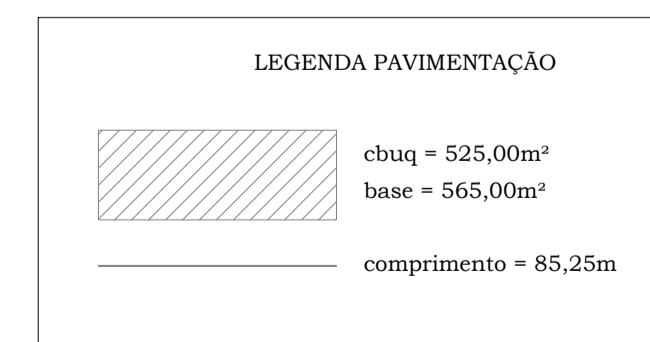

PLANTA BAIXA DO PAVIMENTO
1/500

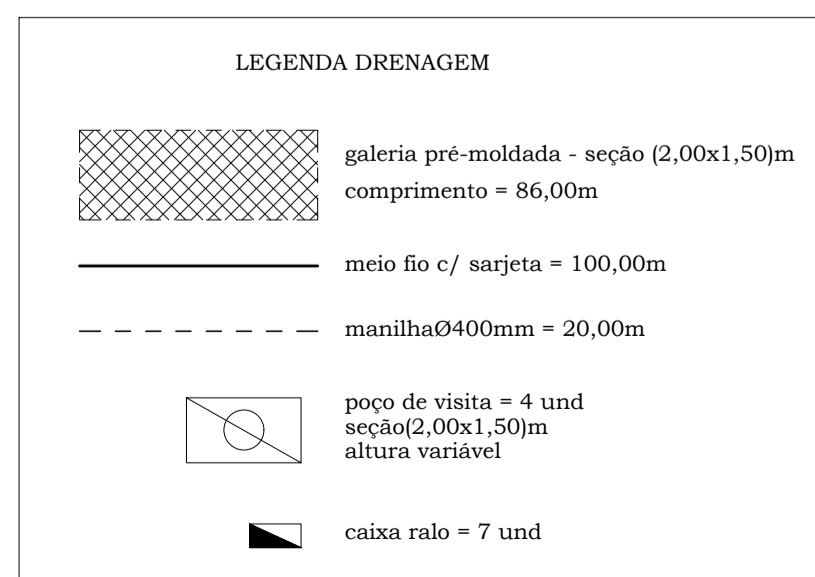

PROJETO DE ARQUITETURA FOLHA: ÚNICA


PROJETO PARA CONSTRUÇÃO DE DRENAGEM PAVIMENTAÇÃO:
C.B.U.Q, NA RUA GODOFREDO DOMINGOS NEVES E
RUA DAS FLORES.

Endereço: VILA DE MAMBUCABA – ANGRA DOS REIS – RJ
Proprietário: PREFEITURA MUNICIPAL DE ANGRA DOS REIS

Quadro de Áreas:

Comprimento da galeria:
86,00 m
Área total de pavimentação:
525,00 m²

Localização:

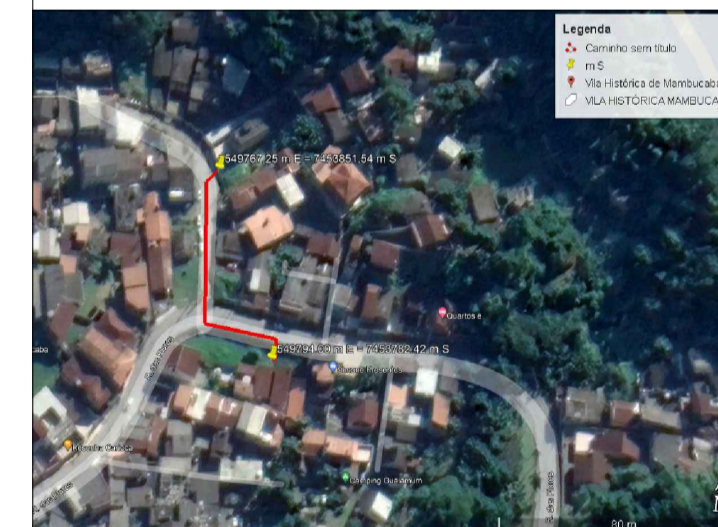

Proprietário

Autor do Projeto

Responsável técnico

PMAR:

Título do Desenho: PROJETO PARA CONSTRUÇÃO DE DRENAGEM E PAVIMENTAÇÃO

Data: Escala: 1/500 Desenhista: Eduardo Radanovic